


236	848452.57	1076017.35	kanalizační šachta SDC-1
237	848459.26	1076032.98	kanalizační šachta SDC-2
238	848468.29	1076061.59	kanalizační šachta SDC-3


Nedražice 1:250

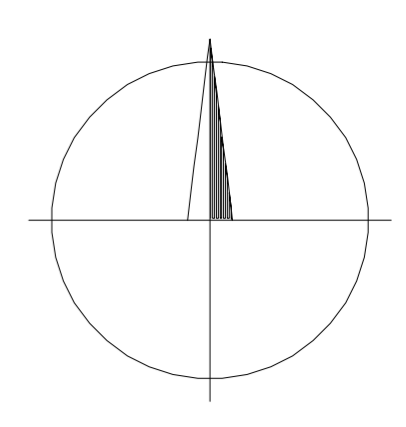

Seznam souřadnic (S-JTSK)			
C.b.	X	Y	
229	848439.54	1076013.05	kanalizační šachta SDB-1
230	848435.25	1076014.88	kanalizační šachta SDB-2
231	848440.92	1076007.90	kanalizační šachta SDB-3
232	848448.49	1075998.58	kanalizační šachta SDB-4
233	848461.42	1075973.96	kanalizační šachta SDB-5
234	848501.29	1075971.72	kanalizační šachta SDB-6
235	848503.16	1075972.43	vřetový objekt
236	848452.57	1076017.35	kanalizační šachta SDC-1
237	848459.26	1076032.98	kanalizační šachta SDC-2
238	848468.29	1076061.59	kanalizační šachta SDC-3



SO-2
VÝMĚNA ÚSEKU DE
PP 500 -
(ÚSEK STÁV. TRASY VEDENY OTEVŘENÝM
(POTRUBÍ PP KORUOVANÉ, S

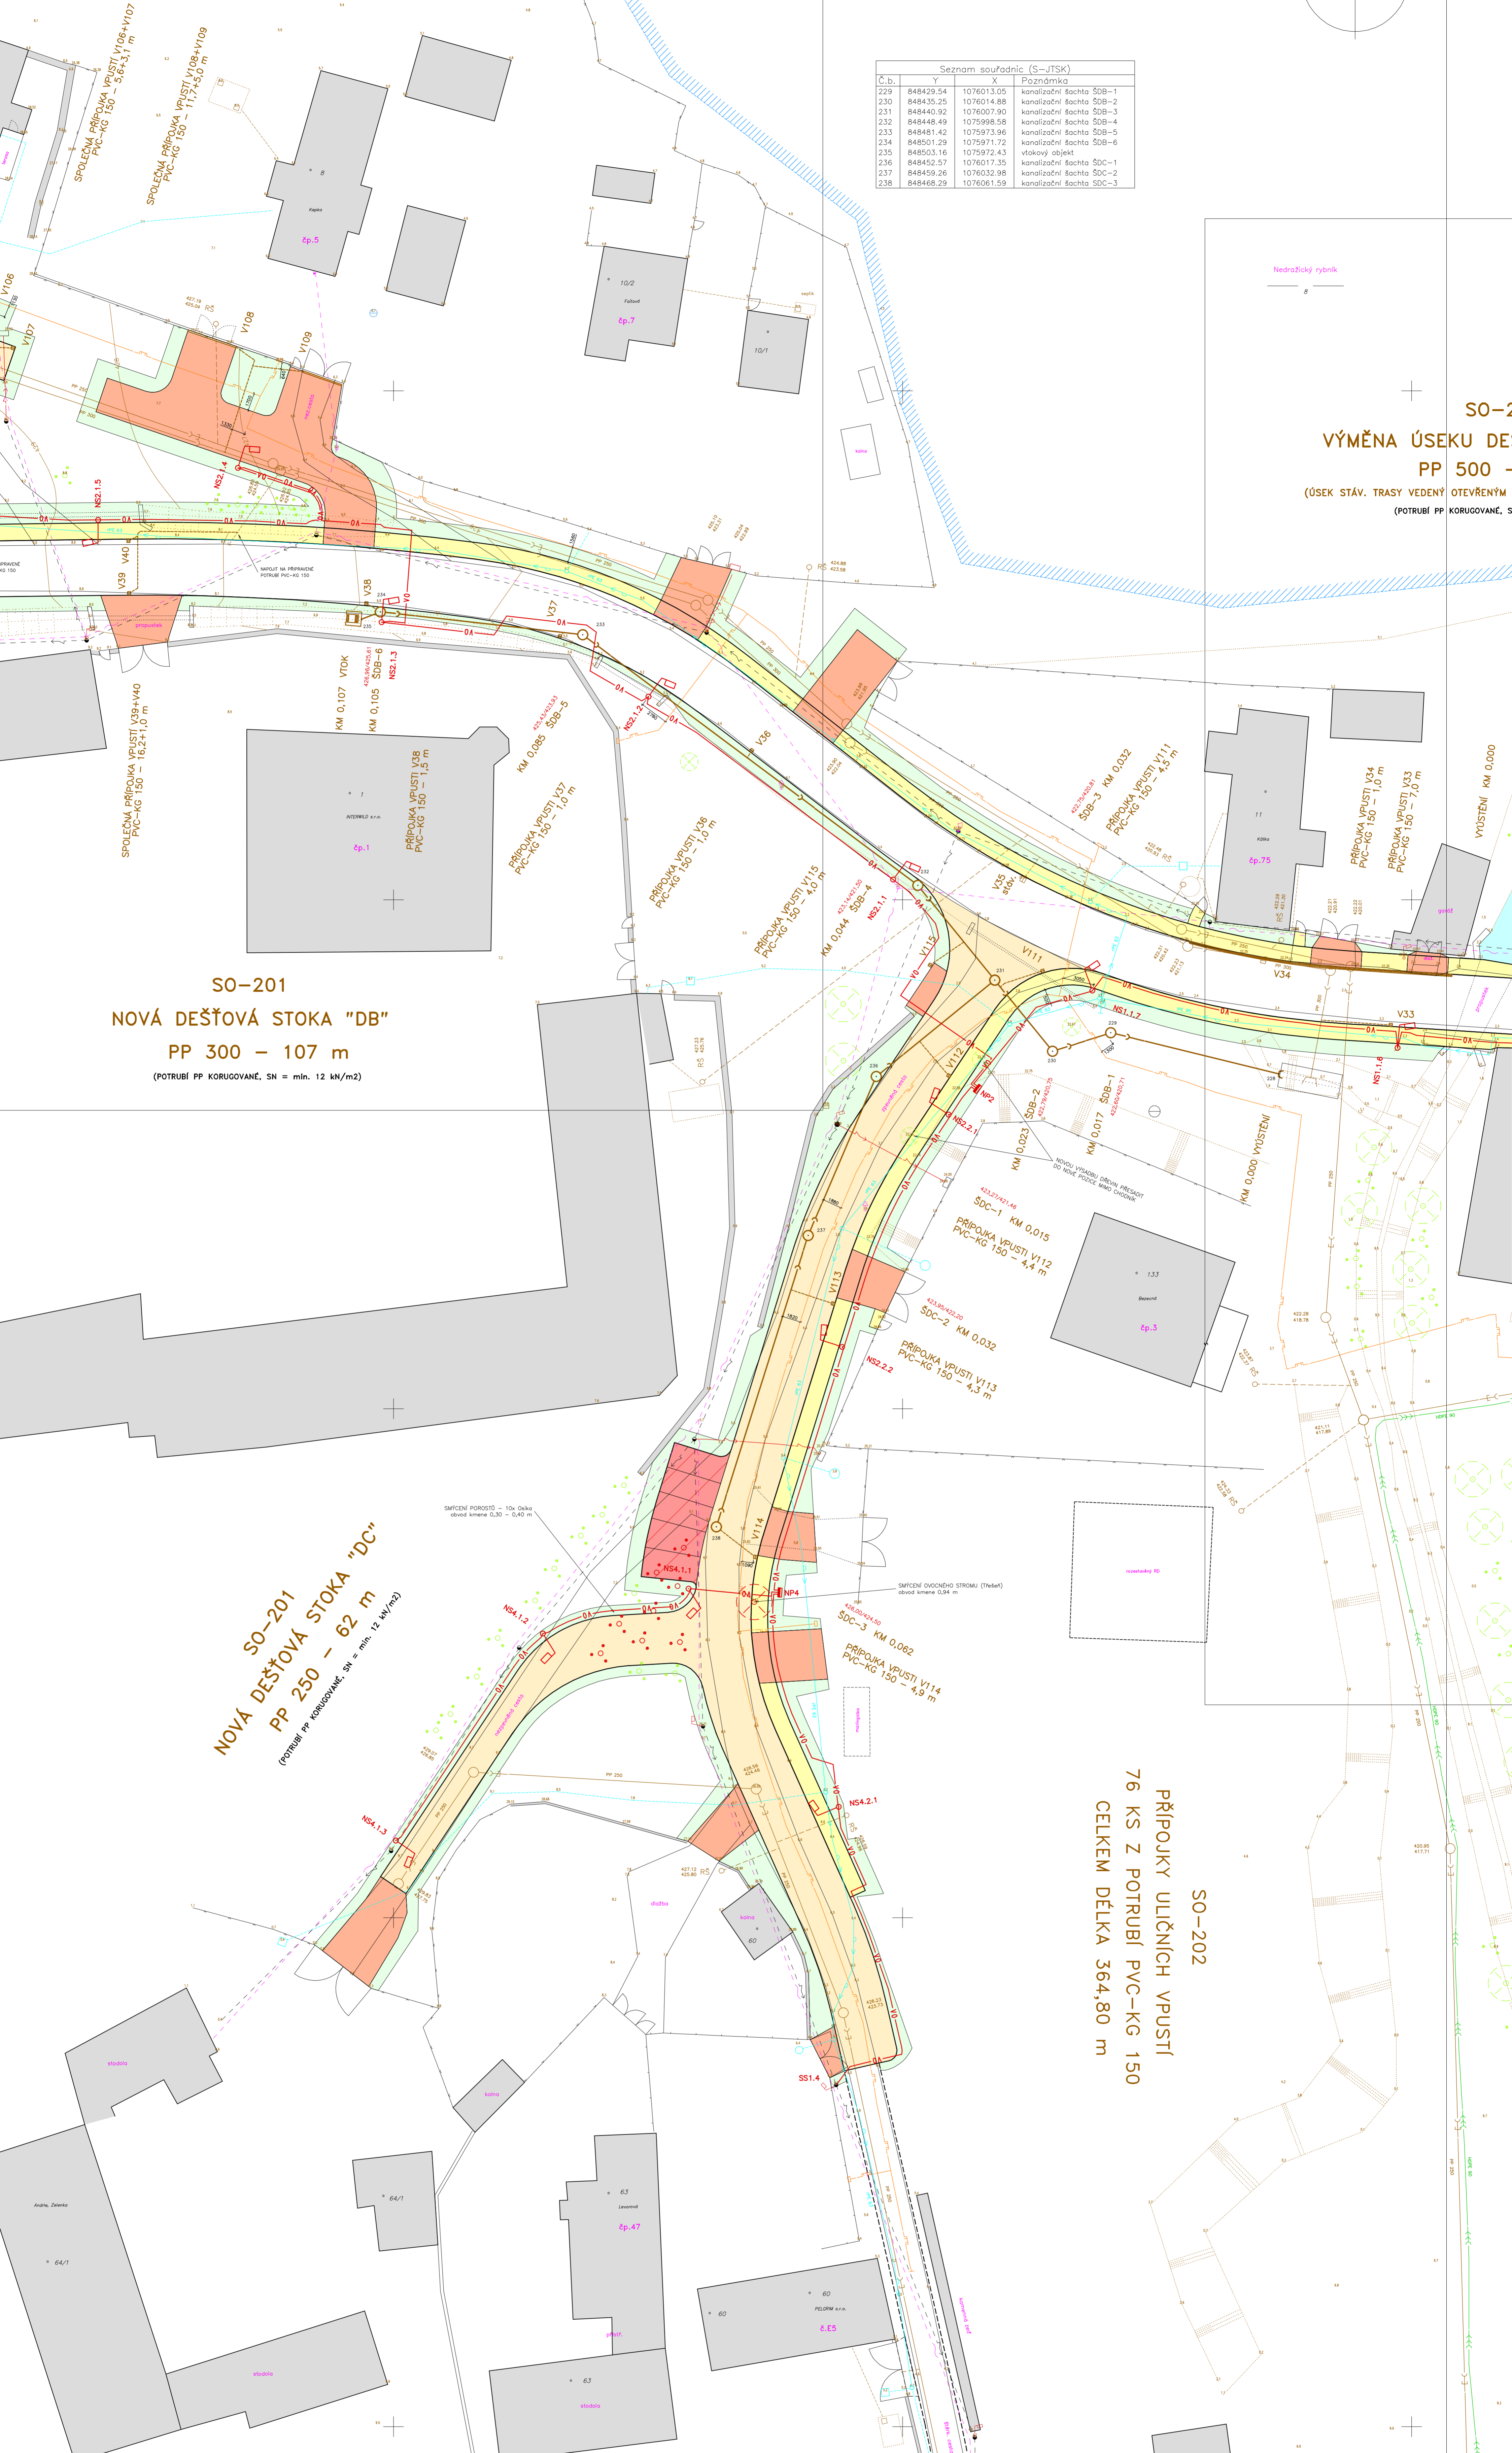

SO-201
NOVÁ DEŠŤOVÁ STOKA "DB"
PP 300 - 107 m
(POTRUBÍ PP KORUOVANÉ, SN = min. 12 kN/m²)

SO-201
NOVÁ DEŠŤOVÁ STOKA "DC"
PP 250 - 62 m
(POTRUBÍ PP KORUOVANÉ, SN = min. 12 kN/m²)

SO-202
PŘÍPOJKY ULIČNÍCH VPUSTÍ
76 KS Z POTRUBÍ PVC-KG 150
CELKEM DĚLKA 364,80 m

LEGENDA - NOVÉ OBJEKTY:

- SO-101 - SO-108 CHODNÍKY A REKONSTRUKCE KOMUNIKACÍ
- NAVRŽENÉ MÍSTNÍ KOMUNIKACE - KRYT ŽIVČINY
- NAVRŽENÁ PARKOVACÍ STÁNÍ - KRYT DLÁŽDENÝ
- NAVRŽENÉ SJEZDY K NEMOVITOSTEM - KRYT DLÁŽDENÝ
- NAVRŽENÉ CHODNÍKOVÉ PŘEJEZDY - KRYT DLÁŽDENÝ
- NAVRŽENÉ CHODNÍKY - KRYT DLÁŽDENÝ
- NAVRŽENÉ VEGETAČNÍ ÚPRAVY KOLEM KOMUNIKACÍ
- SO-201 ÚPRAVY DEŠŤOVÉ KANALIZACE
- SO-202 PŘÍPOJKY ULIČNÍCH VPUSTÍ
- NAVRŽENÉ DEŠŤOVÉ STOKY
- NAVRŽENÉ PŘÍPOJKY ULIČNÍCH VPUSTÍ (vpusti součástí komunikací)
- SO-301 KABELOVÝ ROZVOD VO
- NAVRŽENÉ KABELOVÉ ROZVODY VEŘEJNÉHO OSVĚTLENÍ

LEGENDA - STÁVAJÍCÍ SÍŤ:

- SPLAŠKOVÉ KANALIZAČNÍ STOKY - PP 250
- KANALIZAČNÍ PŘÍPOJKY - PVC-KG 150
- KANALIZAČNÍ VÝTLAK - HDPE 90
- DEŠŤOVÁ KANALIZACE
- DOMOVNÍ KANALIZAČNÍ SVODY
- VODOVODNÍ RADY + PŘÍPOJKY
- STL PLYNOVOD S PŘÍPOJKAMI
- VZDUŠNÉ VEDENÍ NN 0,4 kV + SLOUPY
- VZDUŠNÉ VEDENÍ TELEFONU + SLOUPY

Souřadnicový systém: S-JTSK; Výškový systém: Baltský p.v.	
Vypracoval: Ing. RĚHA	Projektoval: Ing. MOSES, Ing. RĚHA
Kraj: PLZEŇSKÝ	Okres: TACHOV
Obec: KOSTELEČ	Míst. část: NEDRAŽICE
Stavba: OBEC KOSTELEČ, Kostelec 34, 349 01 Sůbrno	Objekt: NEDRAŽICE
Stupeň: ÚPRAVA ÚPVS	Datum: 03/2024
Stupeň: ÚPRAVA ÚPVS	Stupeň: ÚPRAVA ÚPVS
Měřítko: 1:250	Arch. číslo: 03/2024
Průběh: NÁVRHOVÁ SITUACE - DÍL 3	336/2024
	D2.4